

**Примечание:**

1. Возможна погрешность в размерах из-за неровности отделки
2. Общая площадь 92,4 м<sup>2</sup>
3. Минимальная высота потолка 3095 мм
4. Дверные проемы оштукатурить, подготовить для дверей скрытого монтажа
5. **ОСОБОЕ ВНИМАНИЕ НА ВЫСОТУ ДВЕРНЫХ ПРОЕМОВ СМОТРЕТЬ ЛИСТ ПЛАН ЗАПОЛНЕНИЯ ДВЕРНЫХ ПРОЕМОВ**
6. Перемычки дверных проемов выполнить из Арматуры Ø 16мм 2шт,
7. Арматура должна заходить концами на основу не менее 120мм


8. Высота стяжки 100мм в сумме с чистовым напольным покрытием

**Условные обозначения:**

- Монолит Ж/Б
- Блок
- Блок 100мм
- Возведенные перегородки из блока 100мм
- Блок 50 мм


№	Помещение	Площадь (м <sup>2</sup> )
1	Прихожая	6,3
2	Кухня	29
3	Детская	15
4	Балкон	5
5	Спальня	13
6	Балкон	5,8
7	Гардеробная	6
8	Ванна	5,6
9	Постирочная	1,6
10	Санузел	3,3
	общая площадь	90.6000

 

 


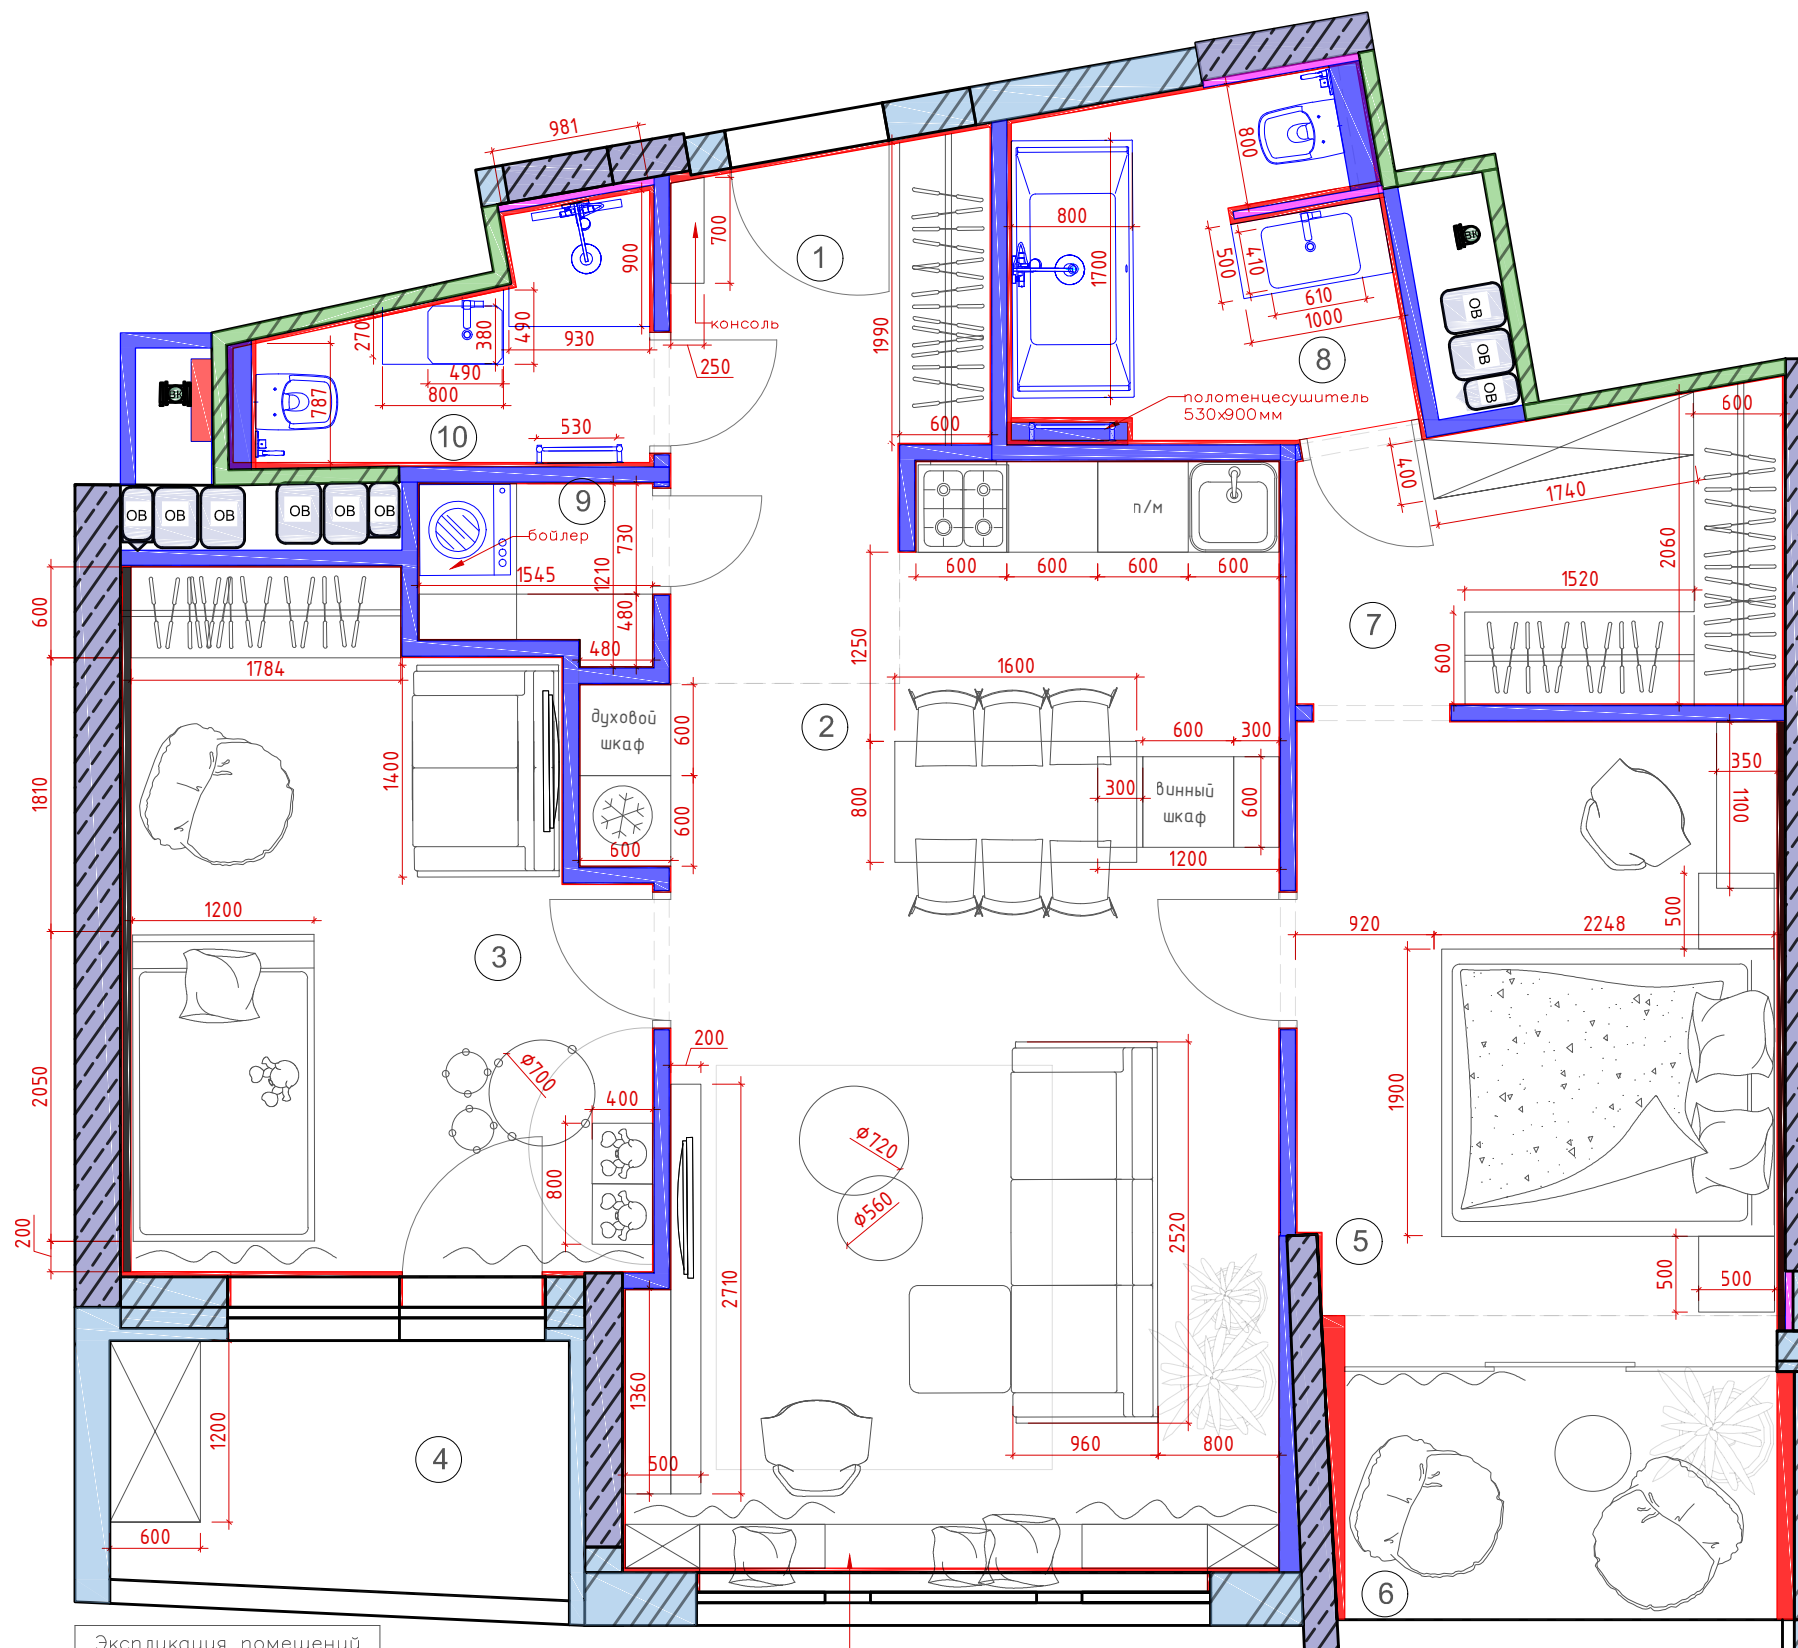						Заказчик: Чваров Денис Борисович		
						Адрес: Москва, ул. Авиаконструктора Сухого, 2, корп. 1 кв. 644		
Изм.	Кол.уч	Лист	Ндок.	Подпись	Дата			
Дизайнер		Долголева Ю.А.				Дизайн проект		
Дизайнер		Клековкина А.С.				Стадия	Лист	Листов
						ДП	5	32
						План возведения перегородок с отделкой М 1:50		
						<b>Q-STUDIO</b>		



Экспликация помещений		
№	Помещение	Площадь в (м <sup>2</sup> )
1	Прихожая	6,3
2	Кухня	29
3	Детская	15
4	Балкон	5
5	Спальня	13
6	Балкон	5,8
7	Гардеробная	6
8	Ванна	5,6
9	Постирочная	1,6
10	Санузел	3,3
	общая площадь	90.6000

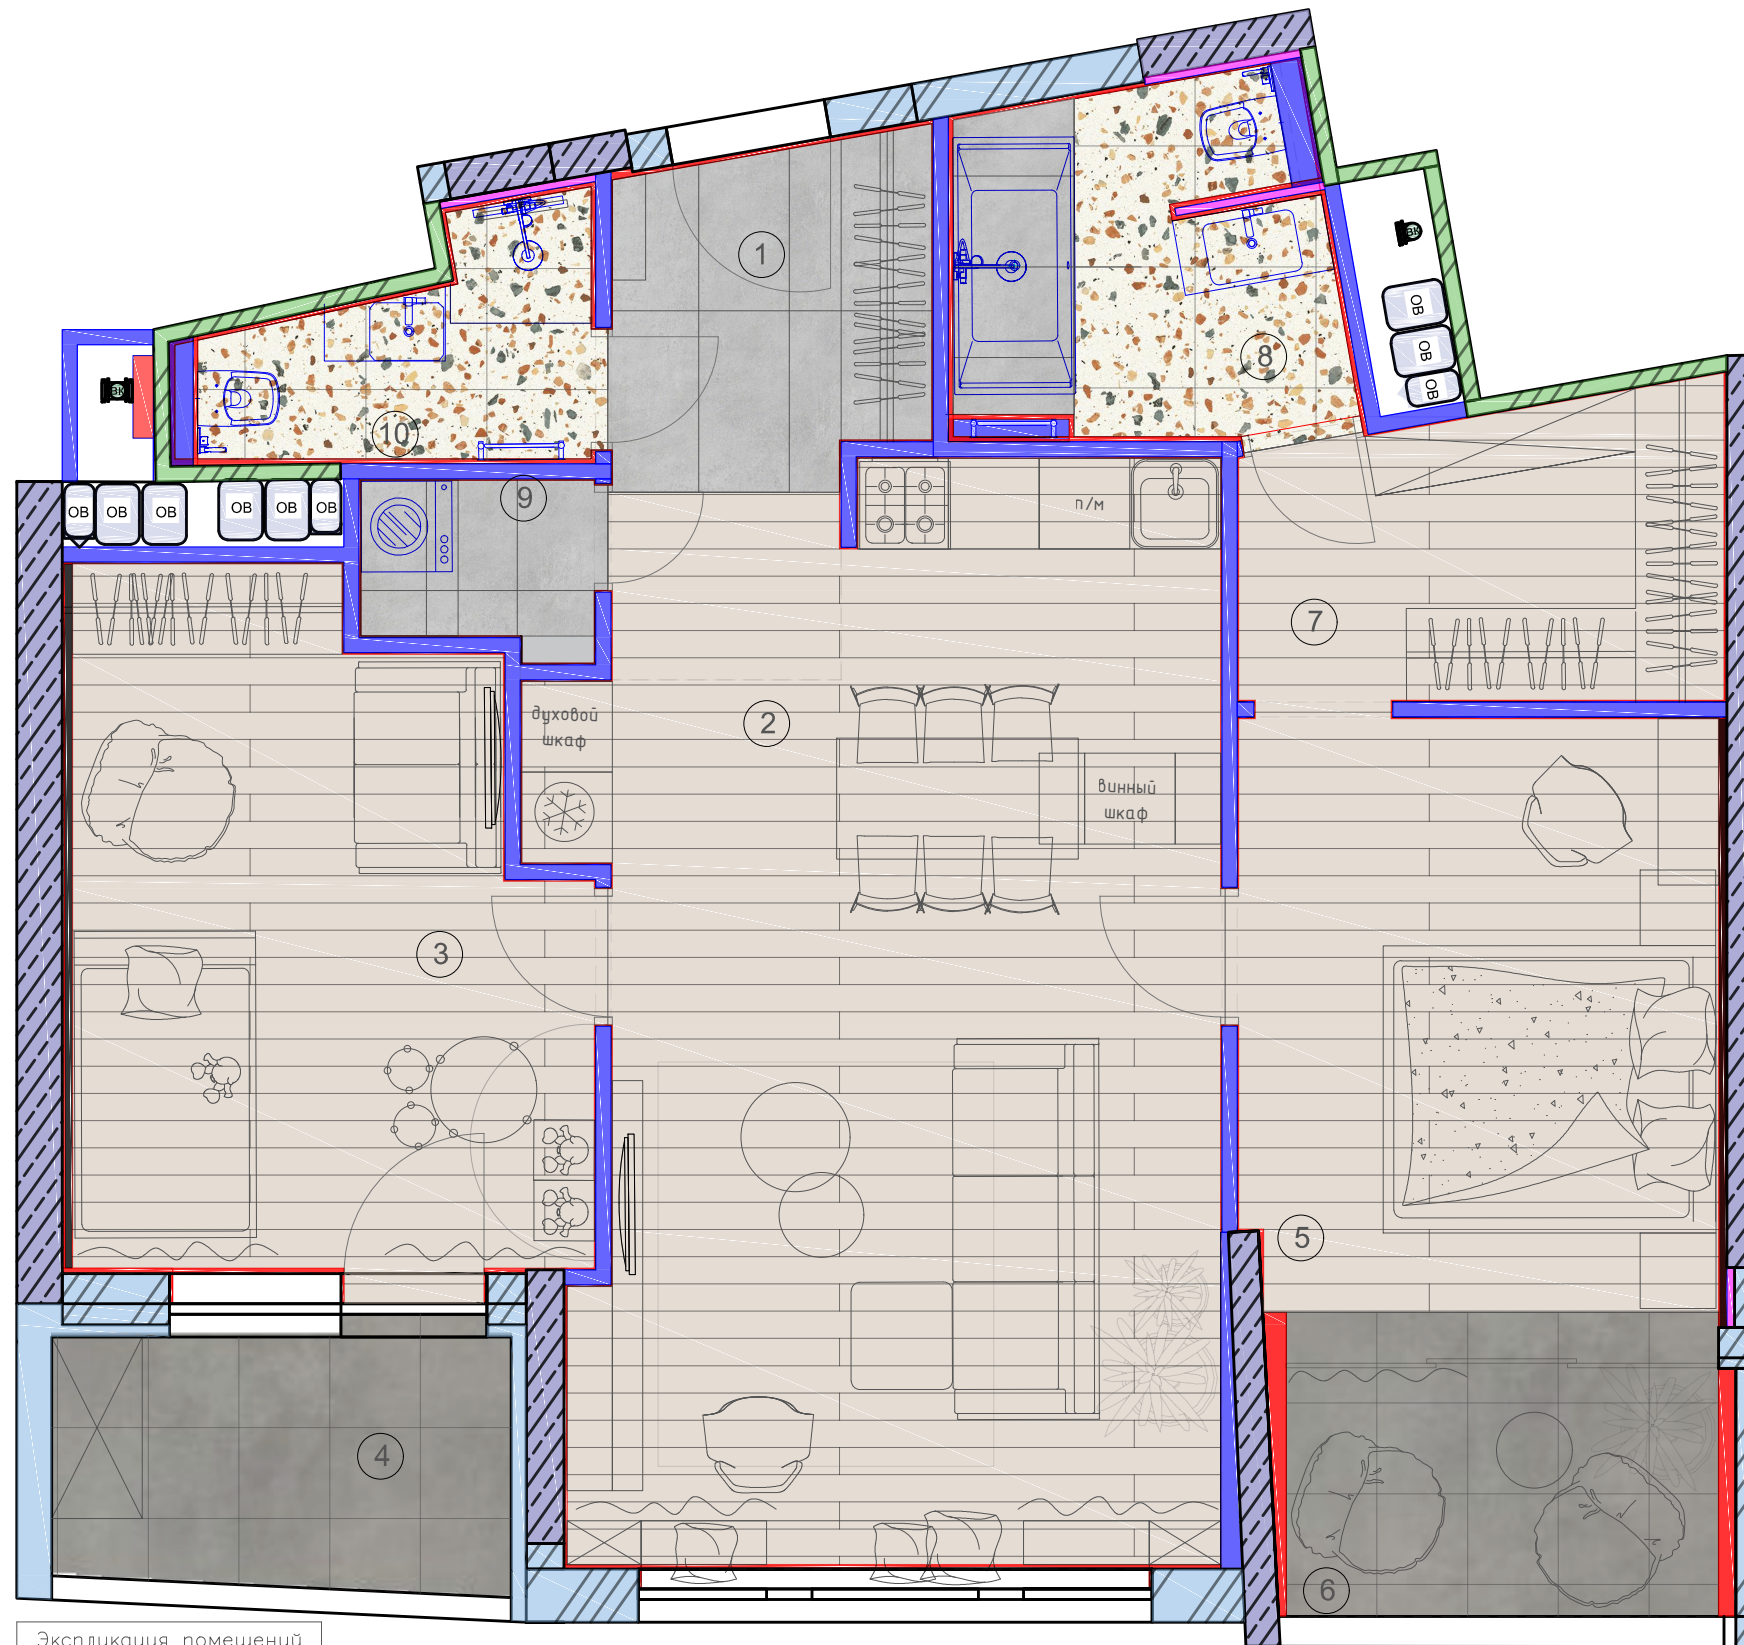
						Заказчик: Чваров Денис Борисович			
						Адрес: Москва, ул. Авиаконструктора Сухого, 2, корп. 1 кв. 644			
Изм.	Кол.уч	Лист	Ндок.	Подпись	Дата				
Дизайнер	Долголева Ю.А.					Дизайн проект	Стадия	Лист	Листов
Дизайнер	Клековкина А.С.						ДП	6	32
						План расстановки мебели с указанием размеров М 1:50			
						<b>Q-STUDIO</b>			



- Условные обозначения:**
-  -Инженерная доска /64 м<sup>2</sup> (без запаса) Условное обозначение, без привязки к раскладке.
  -  -Керамогранит Arcana ceramica stracciata-g пасар 800x800x9мм / 18 штук (без запаса) помещение 8,10
  -  -Керамогранит italon миллениум сильвер 1200x600x9мм / 15 штук (без запаса) помещение 1,8,9
  -  -Керамогранит italon миллениум блэк 600x600x9мм / 34 штук (без запаса) помещение 4,6
  -  -Плитус SX163 SQUARE д 200 x в 10,2 x ш 1,3 см ПОКРАСКА ПЛИТУСА ЦВЕТ RAL 7047 DUROPOLYMER - 64 М.П

Экспликация помещений		
№	Помещение	Площадь (м <sup>2</sup> )
1	Прихожая	6,3
2	Кухня	29
3	Детская	15
4	Балкон	5
5	Спальня	13
6	Балкон	5,8
7	Гардеробная	6
8	Ванна	5,6
9	Постирочная	1,6
10	Санузел	3,3
общая площадь		90,6000

						Заказчик: Чваров Денис Борисович			
						Адрес: Москва, ул. Авиаконструктора Сухого, 2, корп. 1 кв. 644			
Изм.	Кол.уч	Лист	Ндок.	Подпись	Дата				
Дизайнер	Долголева Ю.А.					Дизайн проект	Стадия	Лист	Листов
Дизайнер	Клековкина А.С.						ДП	7	32
						План напольных покрытий с наложением на мебель и сантехнику			
						М 1:50			
						<b>Q-STUDIO</b>			

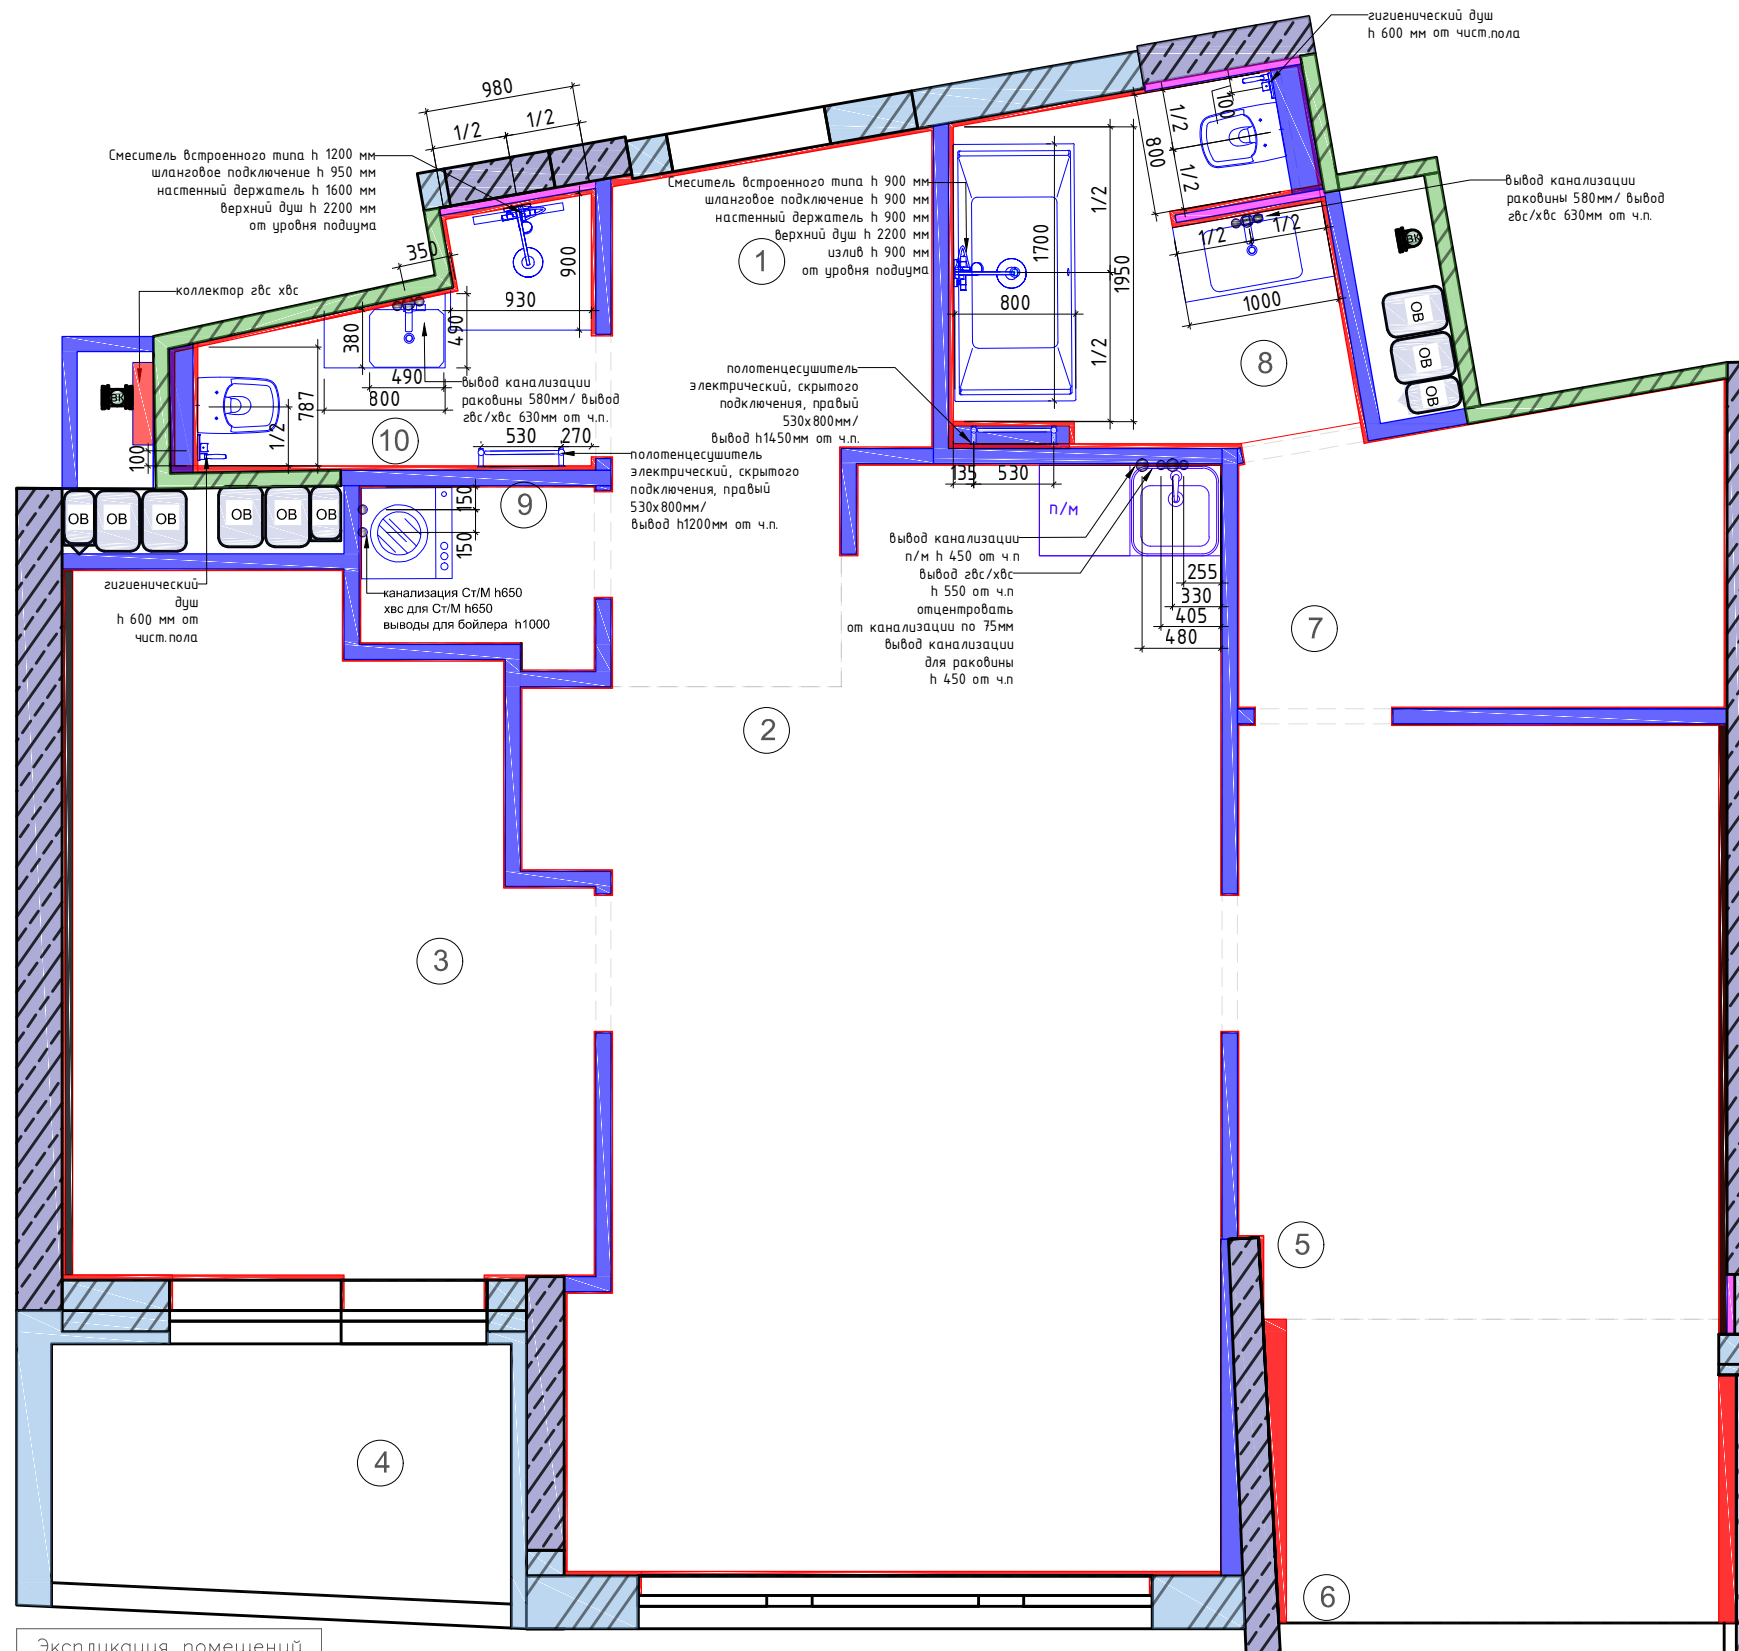

Примечания:

1. Все высоты указаны от уровня чистого пола
2. Присутствует система против протечек аквастоп/нептун
3. Коллектор звс/хвс в помещении 10

№	Помещение	Площадь (м²)
1	Прихожая	6,3
2	Кухня	29
3	Детская	15
4	Балкон	5
5	Спальня	13
6	Балкон	5,8
7	Гардеробная	6
8	Ванна	5,6
9	Постирочная	1,6
10	Санузел	3,3
общая площадь		90,6000


					Заказчик: Чваров Денис Борисович				
					Адрес: Москва, ул. Авиаконструктора Сухого, 2, корп. 1 кв. 644				
Изм.	Кол.уч	Лист	№ док.	Подпись	Дата				
Дизайнер	Долголева Ю.А.					Дизайн проект	Стадия	Лист	Листов
Дизайнер	Клековкина А.С.						ДП	11	32
План привязки сантехнического оборудования М 1:50						Q-STUDIO			



Условные обозначения:

- ① -Нумерация помещений
- ☒ Светильник встроенный-33 шт
- ☒ Накладной светильник люстра-3 шт
- ⚡ Электровывод подсветки,дра
- ⊕ Светильник подвесной 7-шт
- ☒ Светильник влагостойкий-4 шт
- Однофазный трековый шинопровод 2000мм-3шт
- ☒ Споты для трекового светильника-11 шт

						Заказчик: Уваров Денис Борисович			
						Адрес: Москва, ул. Авиаконструктора Сухого, 2, корп. 1 кв. 644			
Изм.	Кол.уч	Лист	Ндок.	Подпись	Дата	Дизайн проект	Стадия	Лист	Листов
Дизайнер		Долголева Ю.А.					ДП	13	32
Дизайнер		Клековкина А.С.							
						План расстановки светильников с наложением на мебель М 1:50			
						Q-STUDIO			

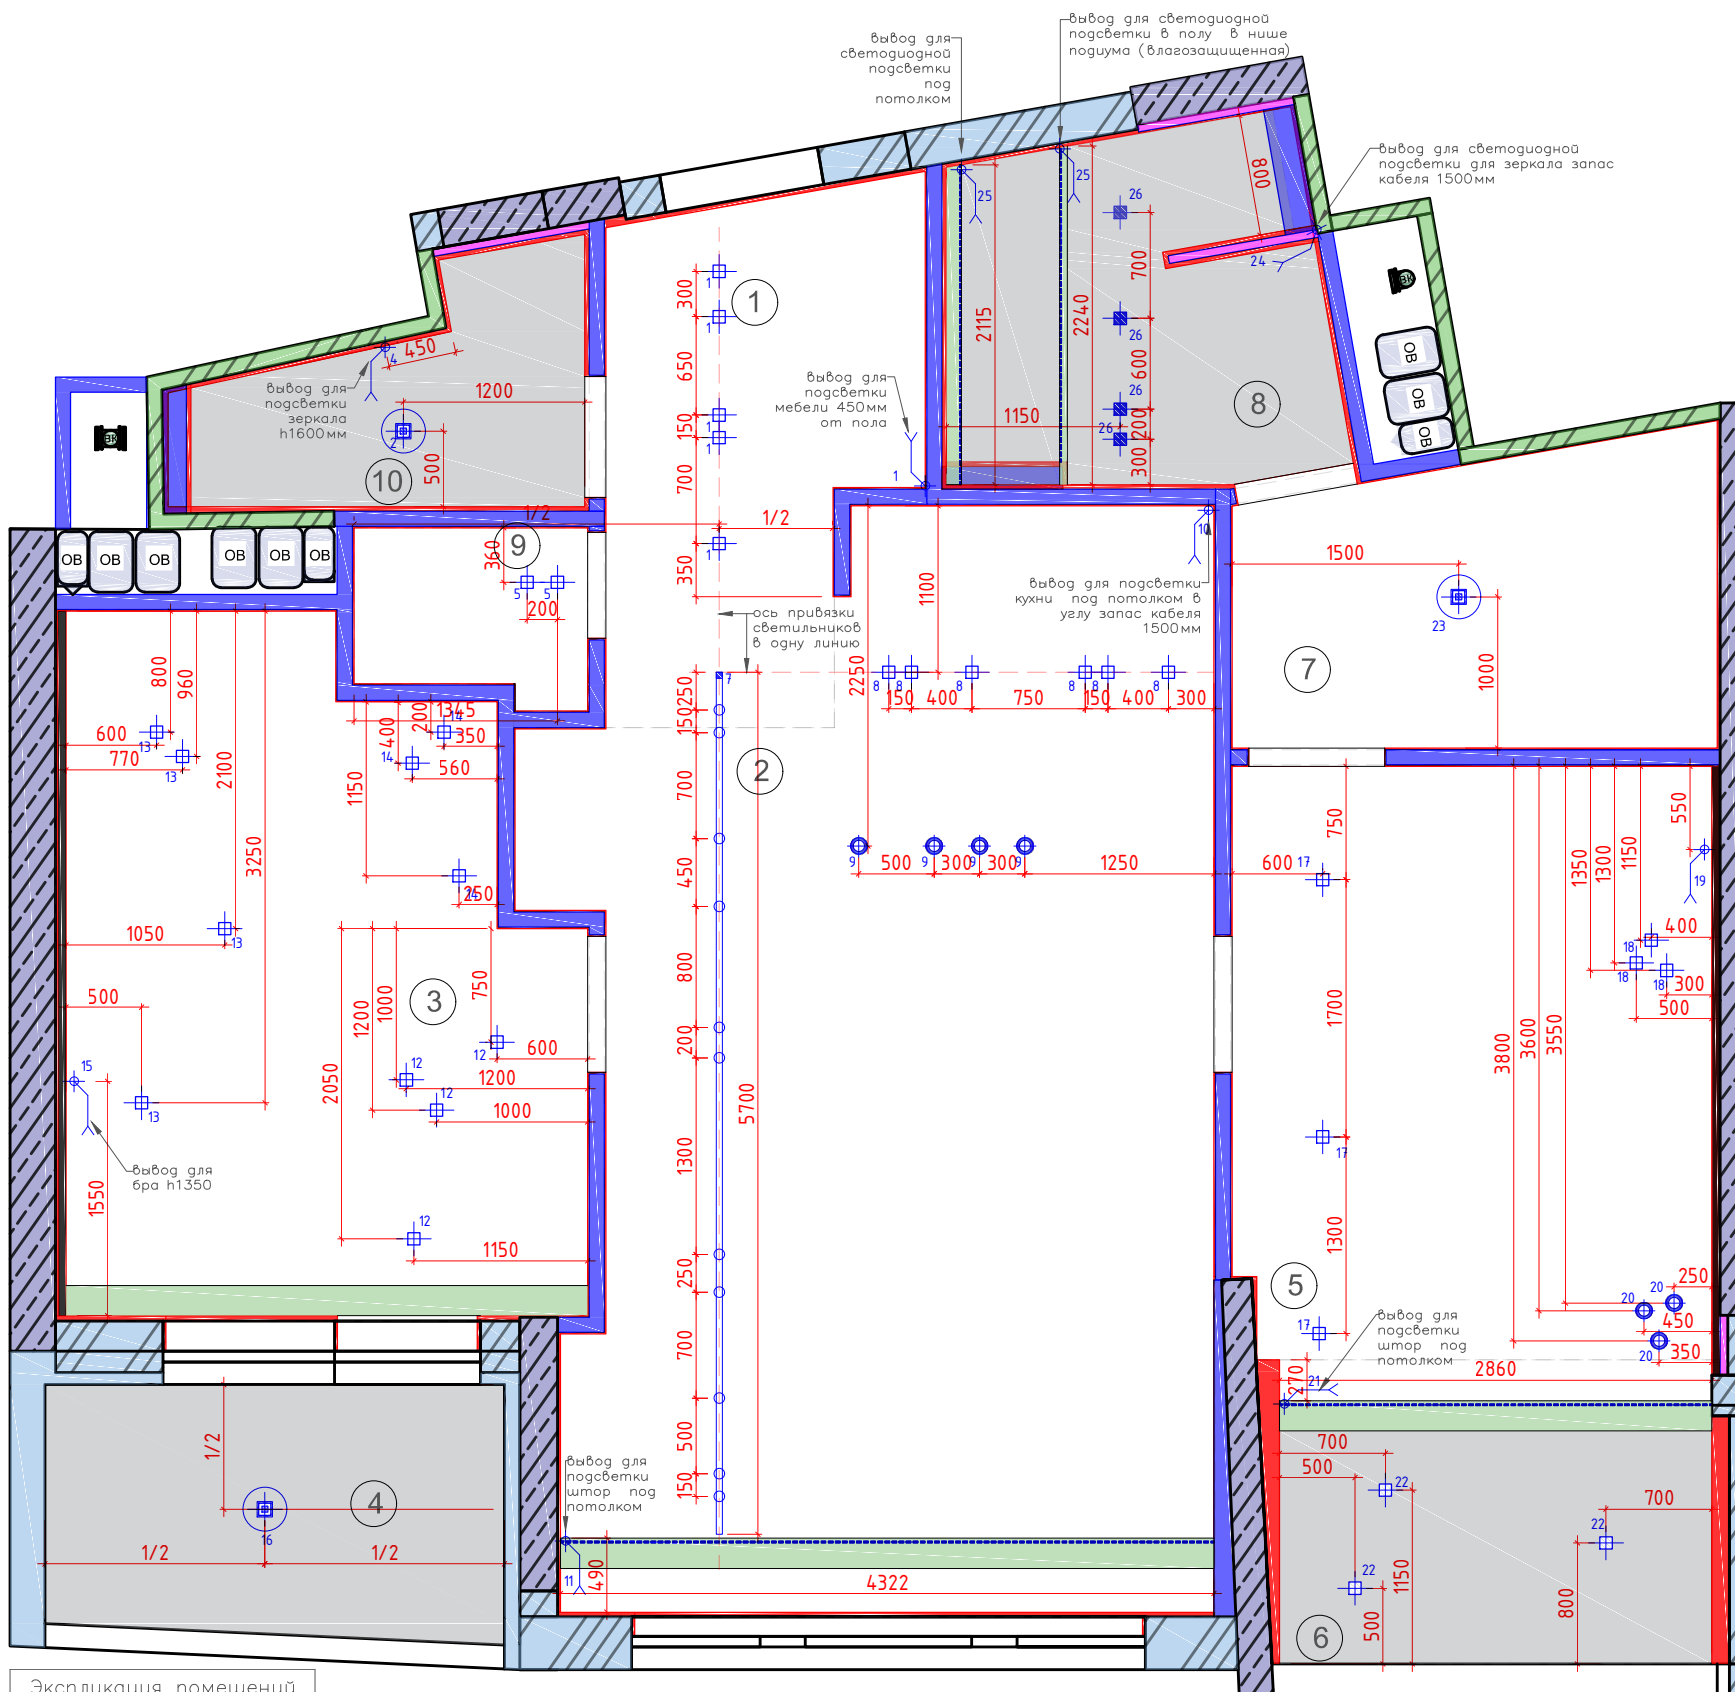

**Условные обозначения:**

- ① -Нумерация помещений
- Светильник встроенный-33 шт
- Накладной светильник люстра-3 шт
- ⊕ Электровывод подсветки ,бра
- ⊙ Светильник подвесной 7-шт
- ⊞ Светильник влагостойкий-4 шт
- Однофазный трековый шинопровод 2000мм-3шт
- Споты для трекового светильника-11 шт



- Встраиваемый светильник Dot DL028-2-01B - 8шт (помещение 1,6)
- Встраиваемый светильник Dot DL028-2-01W - 25шт (помещение 2,3,5,9)
- Потолочный светильник Zon C032CL-L48W4K - 3шт(помещение 4,7,10)
- Встраиваемый светильник Stockton - 3шт (помещение 8)
- Шинопровод TRX004-112B 2000мм - 3шт (помещение 2)
- Трековый светильник TR002-1-GU10-W - 11шт (помещение 2)
- Бра Tip of the tongue - 1шт (помещение 3)
- Люстра Torch Cone Large - 2шт (помещение 2)
- Люстра Torch Round Small - 2шт (помещение 2)
- Подвесной светодиодный светильник CLT 036C1100 VL-48427 - 3шт (помещение 5)
- Встраиваемый светильник светодиодный Modo 357889-48427 - 3шт (помещение 5)

Экспликация помещений		
№	Помещение	Площадь в(м²)
1	Прихожая	6,3
2	Кухня	29
3	Детская	15
4	Балкон	5
5	Спальня	13
6	Балкон	5,8
7	Гардеробная	6
8	Ванна	5,6
9	Постирочная	1,6
10	Санузел	3,3
	общая площадь	90.6000

**Примечания:**  
 1.Высоты указаны от уровня Чистого Пола

Изм.	Кол.уч	Лист	Ндок.	Подпись	Дата
Дизайнер				Долголева Ю.А.	
Дизайнер				Клековкина А.С.	

Заказчик: Чваров Денис Борисович


Адрес: Москва, ул. Авиаконструктора Сухого, 2, корп. 1 кв. 644

Дизайн проект

План расстановки светильников с указанием размеров М 1:50

Стадия	Лист	Листов
ДП	14	32

**Q-STUDIO**

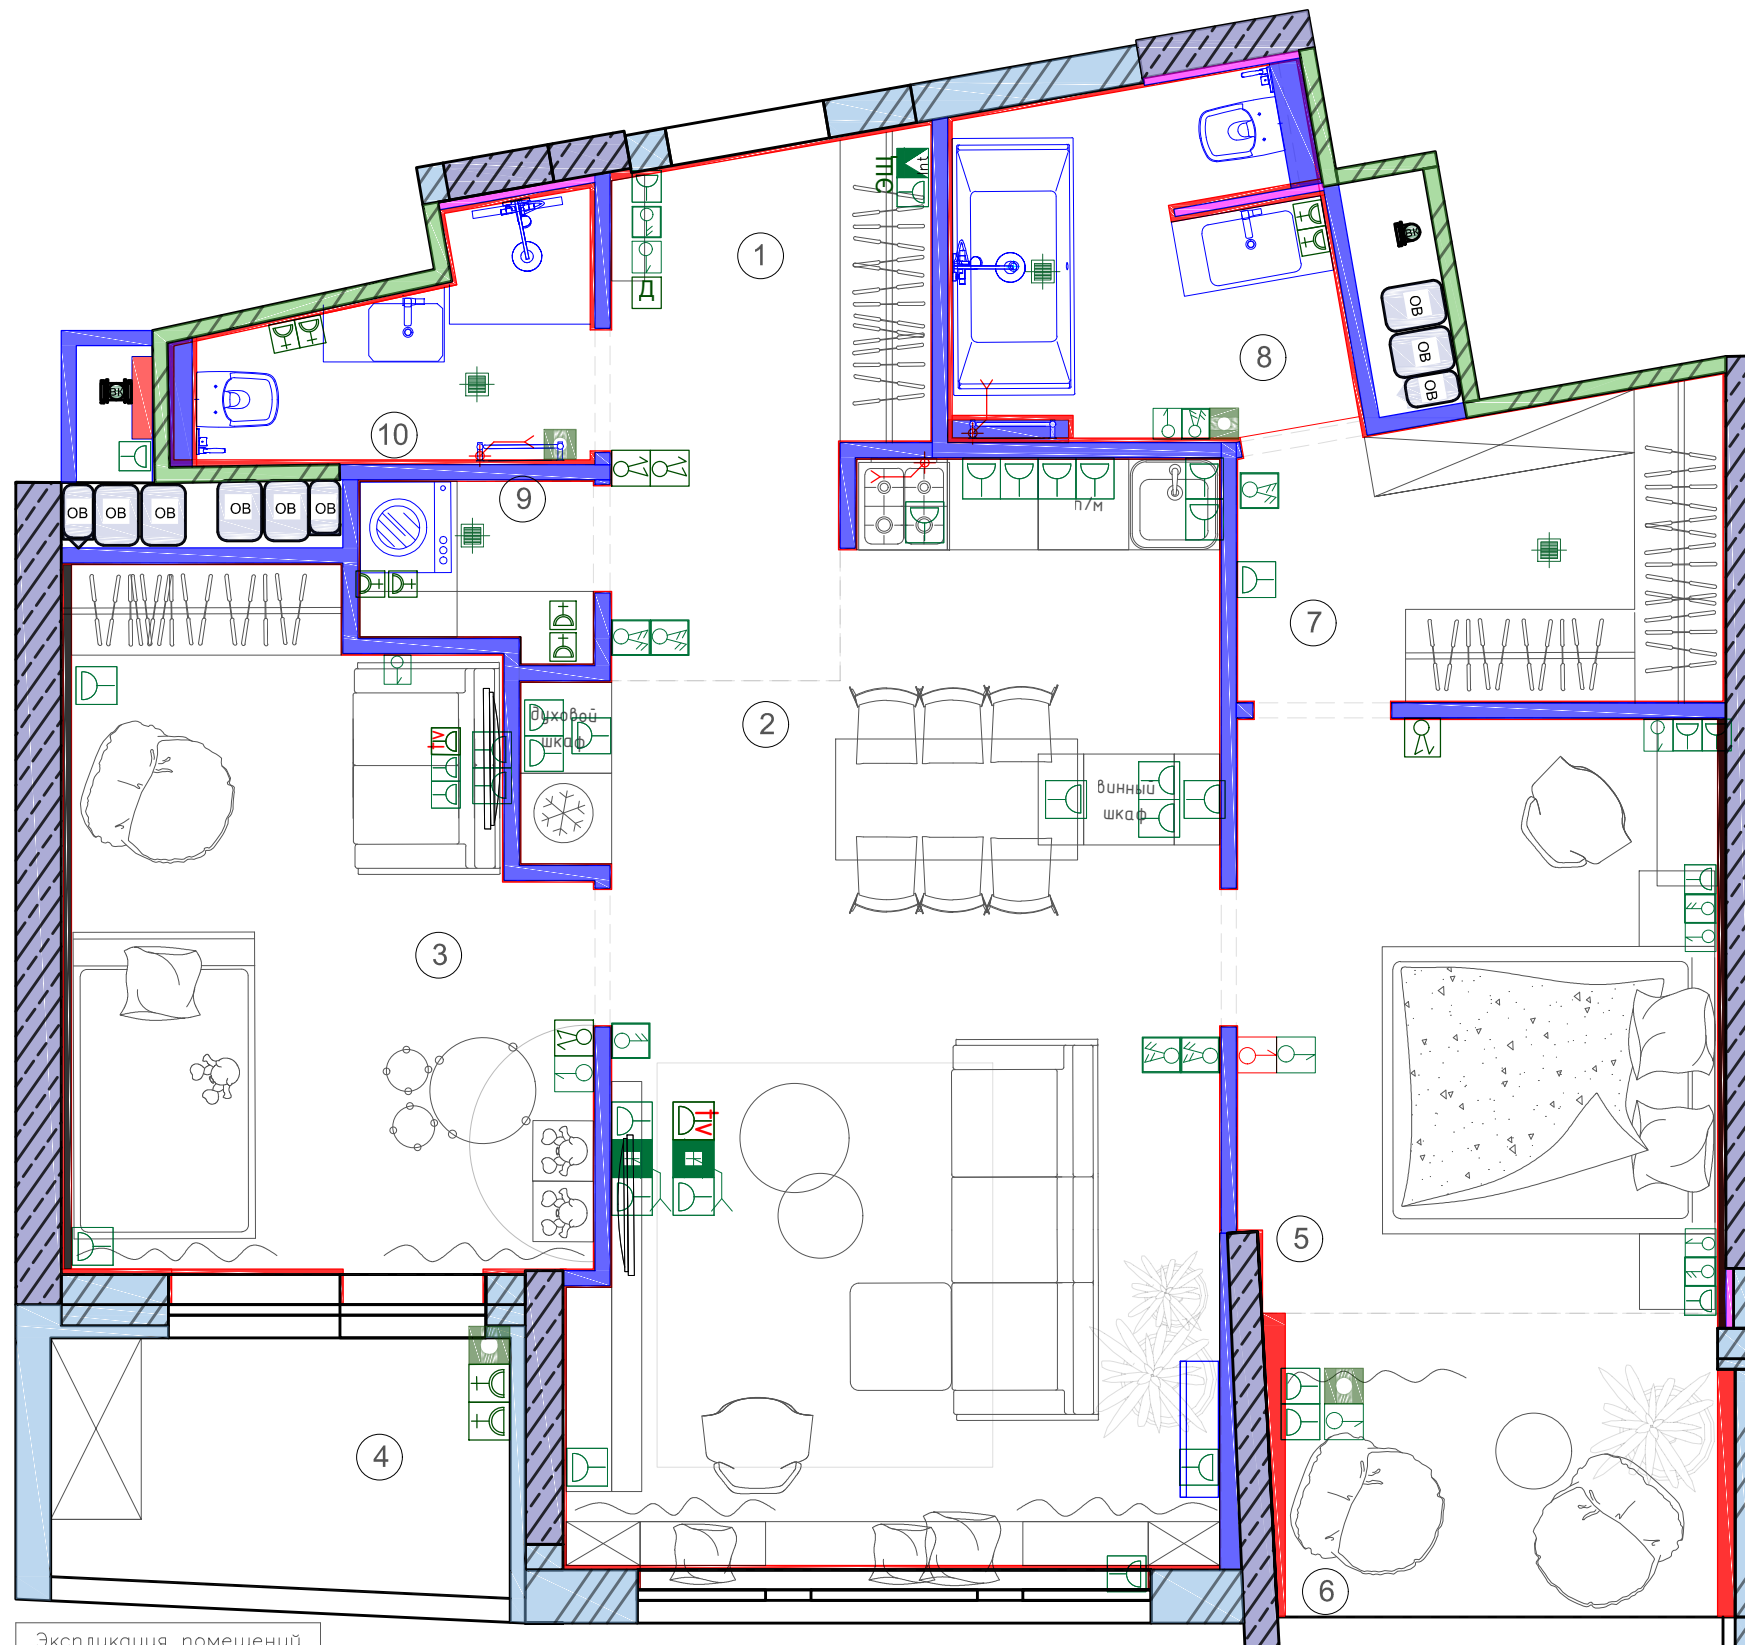


Условные обозначения:

- ① -Нумерация помещений
- ЭЩ -Квартирный электрощит
- Д -Домофон 1шт
- Розетка 34 шт
- Влагозащитная розетка с крышкой 10 шт
- Регулятор теплого пола 4 шт
- TV розетка 2 шт
- Накладные розетки в слаботочный щит 1шт  
розетка+1шт розетка интернет  
Накладная розетка для системы акваstop в месте установки гребенки
- Выключатель 9 шт
- Выключатель двухклавишный 4 шт
- Переключатель проходной 4 шт
- Переключатель двухклавишный проходной 6 шт
- Заглушка вывода кабеля 2 шт
- Переключатель перекрестный 1 шт
- Рамки 1 поста 22 шт
- Рамки 2 поста 13 шт
- Рамки 3 поста 8 шт
- Рамки 4 поста 1 шт
- Электровыводы
- Вытяжной вентилятор 4 шт
- Внутренний блок кондиционера

Экспликация помещений

№	Помещение	Площадь (м²)
1	Прихожая	6,3
2	Кухня	29
3	Детская	15
4	Балкон	5
5	Спальня	13
6	Балкон	5,8
7	Гардеробная	6
8	Ванна	5,6
9	Постирочная	1,6
10	Санузел	3,3
	общая площадь	90.6000

						Заказчик: Уваров Денис Борисович			
						Адрес: Москва, ул. Авиаконструктора Сухого, 2, корп. 1 кв. 644			
Изм.	Кол.уч	Лист	Ндок.	Подпись	Дата	Дизайн проект	Стадия	Лист	Листов
Дизайнер							ДП	15	32
Дизайнер						План расстановки электрофурнитуры с наложением на мебель М 1:50	Q-STUDIO		

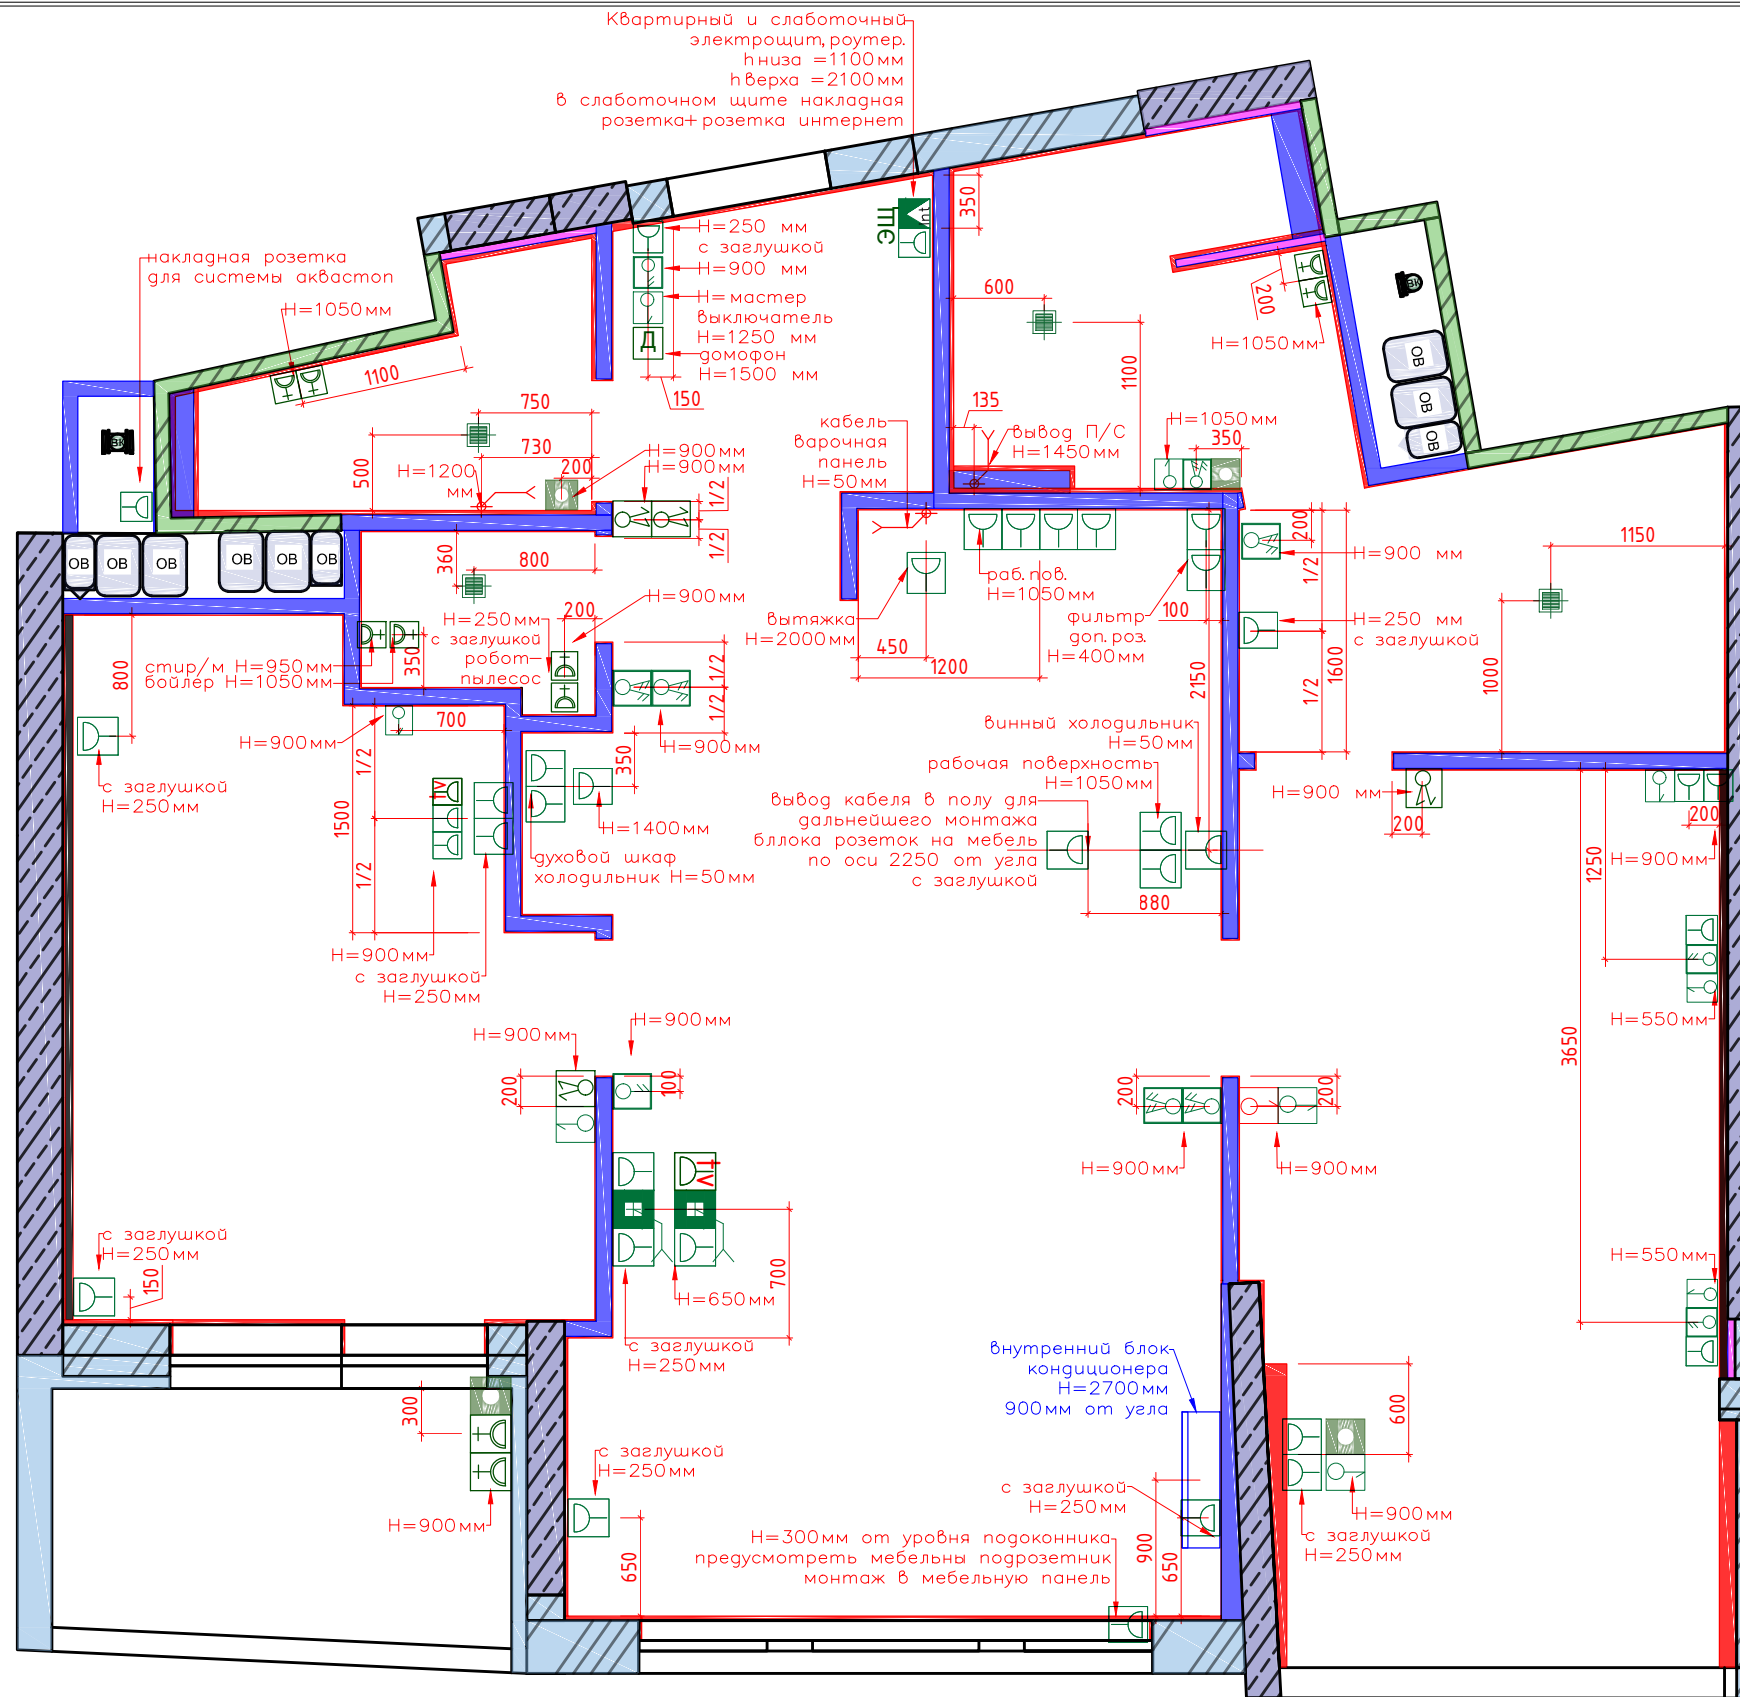

**Условные обозначения:**


- ① - Нумерация помещений
- ЭЩ - Квартирный электрощит
- Д - Домофон 1шт
- Розетка 34 шт
- Влагозащитная розетка с крышкой 10 шт
- Регулятор теплого пола 4 шт
- TV розетка 2 шт
- Накладные розетки в слаботочный щит 1шт
- розетка+1шт розетка интернет
- Накладная розетка для системы аквастоп в месте установки гребенки
- Выключатель 9 шт
- Выключатель двухклавишный 4 шт
- Переключатель проходной 4 шт
- Переключатель двухклавишный проходной 6 шт
- Заглушка вывода кабеля 2 шт
- Переключатель перекрестный 1 шт
- Рамки 1 поста 22 шт
- Рамки 2 поста 13 шт
- Рамки 3 поста 8 шт
- Рамки 4 поста 1 шт
- Электровыводы
- Вытяжной вентилятор 4 шт
- Внутренний блок кондиционера

**Примечания:**

1. Высоты указаны от уровня ЧП
2. Привязки размеров указаны от центра блоков
3. Присутствует мастер выключатель (всё электрооборудование кроме блока розеток в слаботочном щите Wi-Fi роутера, Розетки для системы аквастоп, розетки для посудомоечной машины, розетки для стиральной машины, розетки для робота-пылесоса, розетки для винного шкафа и холодильника) примечания смотреть на плане
4. Все розетки на уровне 250мм от уровня чистого пола закрыть заглушками по типу Canpol Babies

						Заказчик: Уваров Денис Борисович			
						Адрес: Москва, ул. Авиаконструктора Сухого, 2, корп. 1 кв. 644			
Изм.	Кол.уч	Лист	Ндок.	Подпись	Дата	Дизайн проект	Стадия	Лист	Листов
							ДП	16	32
Дизайнер		Долголева Ю.А.					План расстановки электрофурнитуры с указанием размеров М 1:50		
Дизайнер		Клековкина А.С.							
						<b>Q-STUDIO</b>			



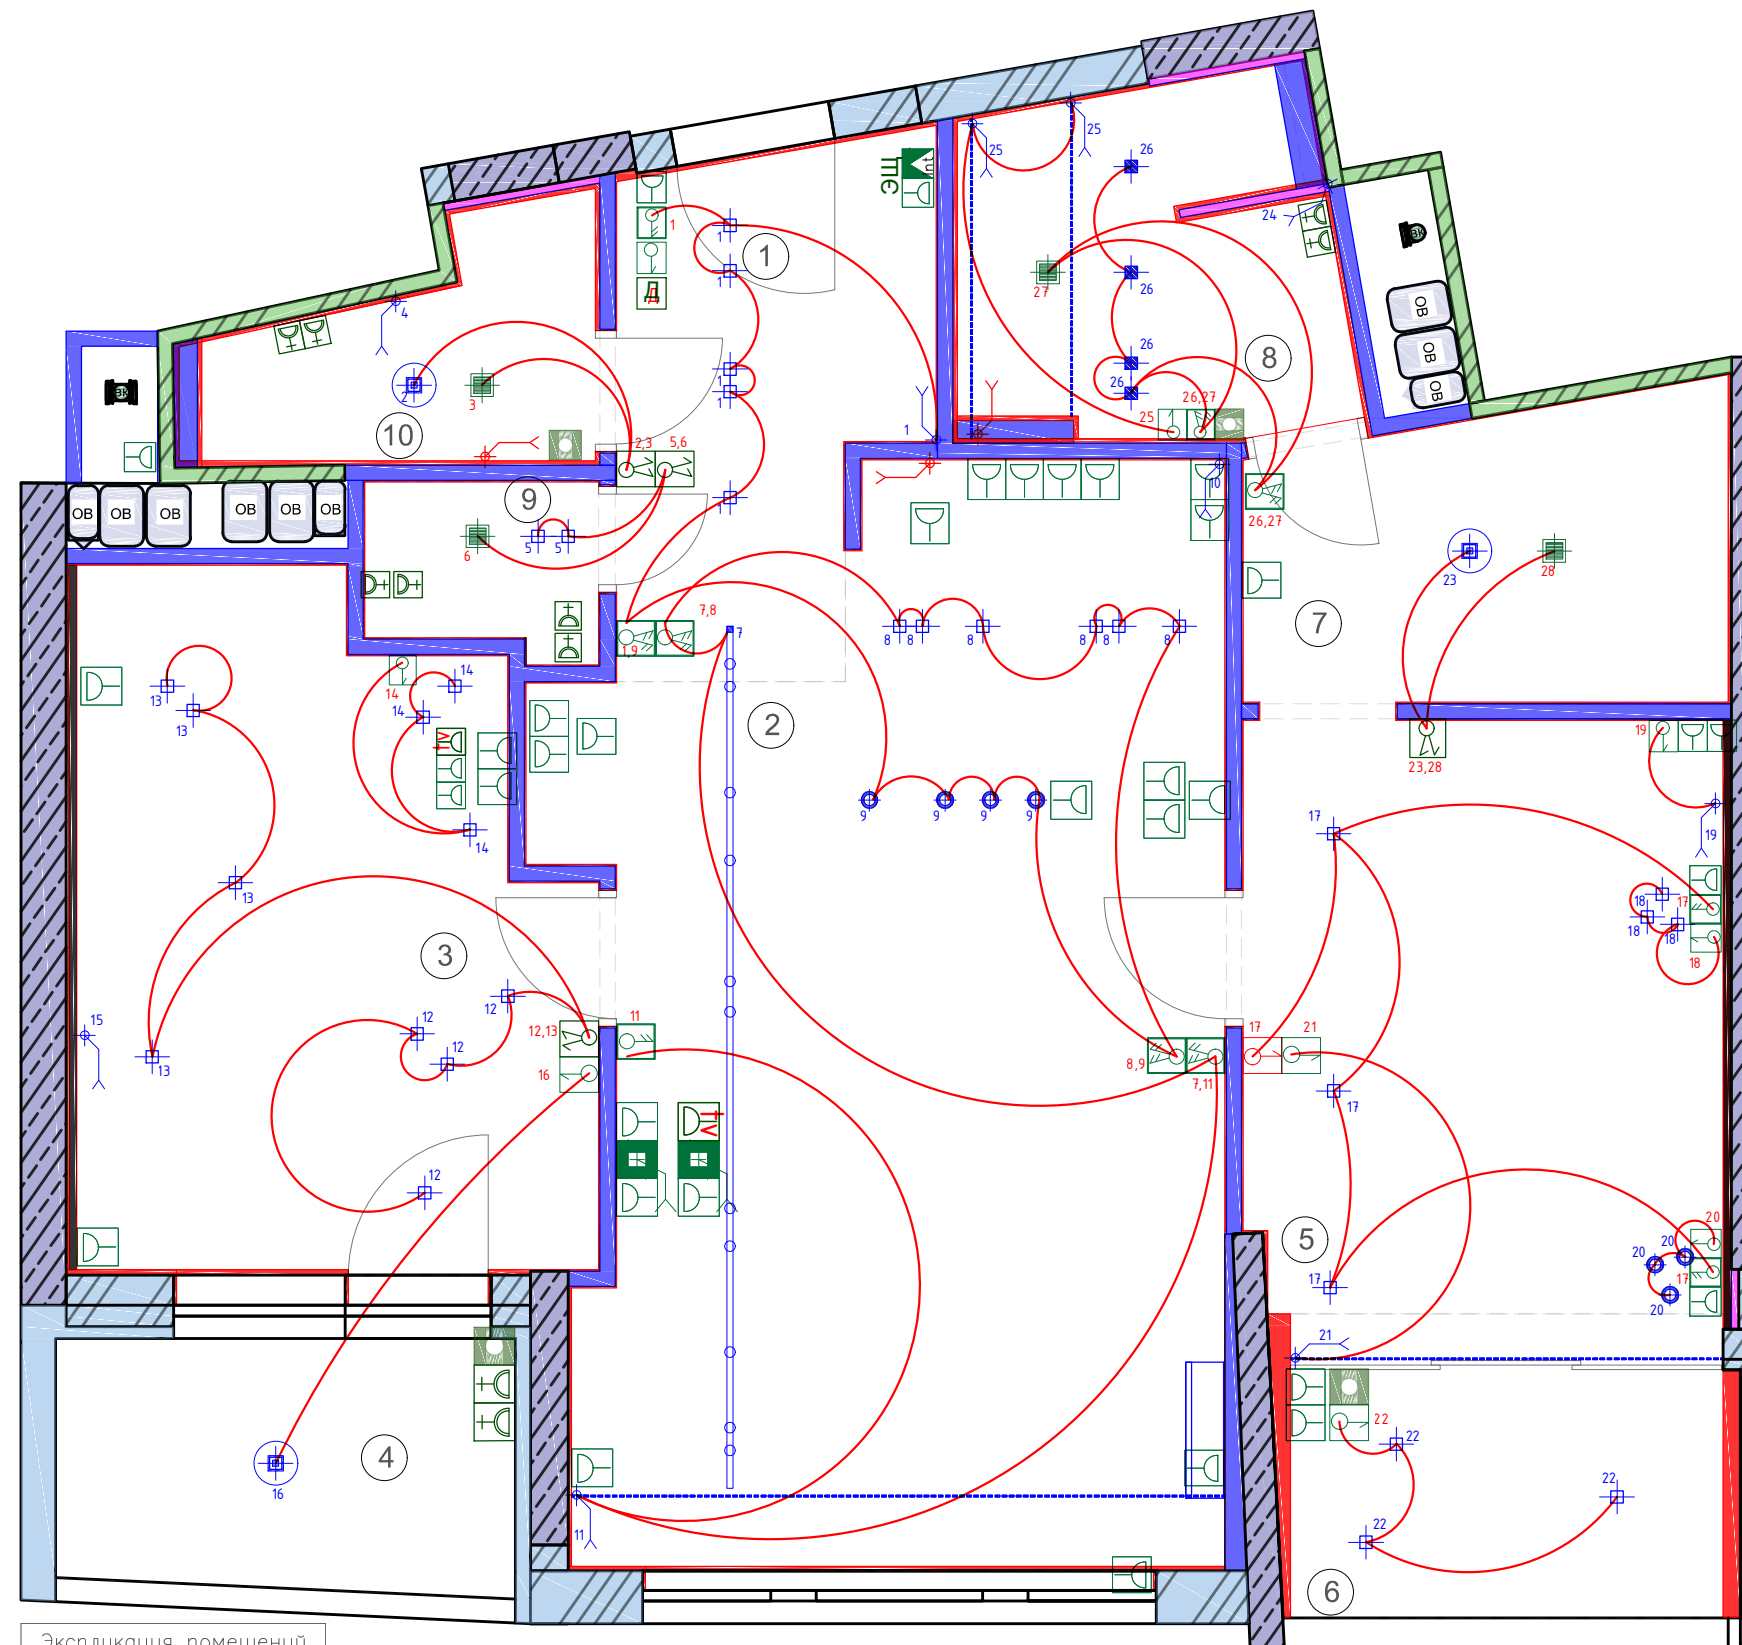

Условные обозначения:

- ① -Нумерация помещений
- Квартирный электрощит
- ЭШ
- Д Домофон 1шт
- Розетка 34 шт
- Влагозащитная розетка с крышкой 10 шт
- Регулятор теплого пола 4 шт
- tv TV розетка 2 шт
- Накладные розетки в слаботочный щит 1шт
- розетка+1шт розетка интернет
- Накладная розетка для системы аквастоп в месте установки гребенки
- Выключатель 9 шт
- Выключатель двухклавишный 4 шт
- Переключатель проходной 4 шт
- Переключатель двухклавишный проходной 6 шт
- Заглушка вывода кабеля 2 шт
- Переключатель перекрестный 1 шт
- Рамки 1 поста 22 шт
- Рамки 2 поста 13 шт
- Рамки 3 поста 8 шт
- Рамки 4 поста 1 шт
- Электровыводы
- Вытяжной вентилятор 4 шт
- Внутренний блок кондиционера
- Светильник встроенный 33 шт
- Накладной светильник люстра 3 шт
- Электровывод подсветки
- Светильник подвесной 7 шт
- Светильник влагостойкий 4 шт
- Споты для трекового светильника 11 шт

Экспликация помещений		
№	Помещение	Площадь (м <sup>2</sup> )
1	Прихожая	6,3
2	Кухня	29
3	Детская	15
4	Балкон	5
5	Спальня	13
6	Балкон	5,8
7	Гардеробная	6
8	Ванна	5,6
9	Постирочная	1,6
10	Санузел	3,3
	общая площадь	90.6000

						Заказчик: Чваров Денис Борисович			
						Адрес: Москва, ул. Авиаконструктора Сухого, 2, корп. 1 кв. 644			
Изм.	Кол.уч	Лист	Ндок.	Подпись	Дата	Дизайн проект	Стадия	Лист	Листов
Дизайнер				Долголева Ю.А.			ДП	17	32
Дизайнер				Клековкина А.С.					
						Световые группы М 1:50		Q-STUDIO	